




DETALLE DE TRASTEROS DE PORTAL 2 EN PLANTA SÓTANO -2 ESCALA 1/50

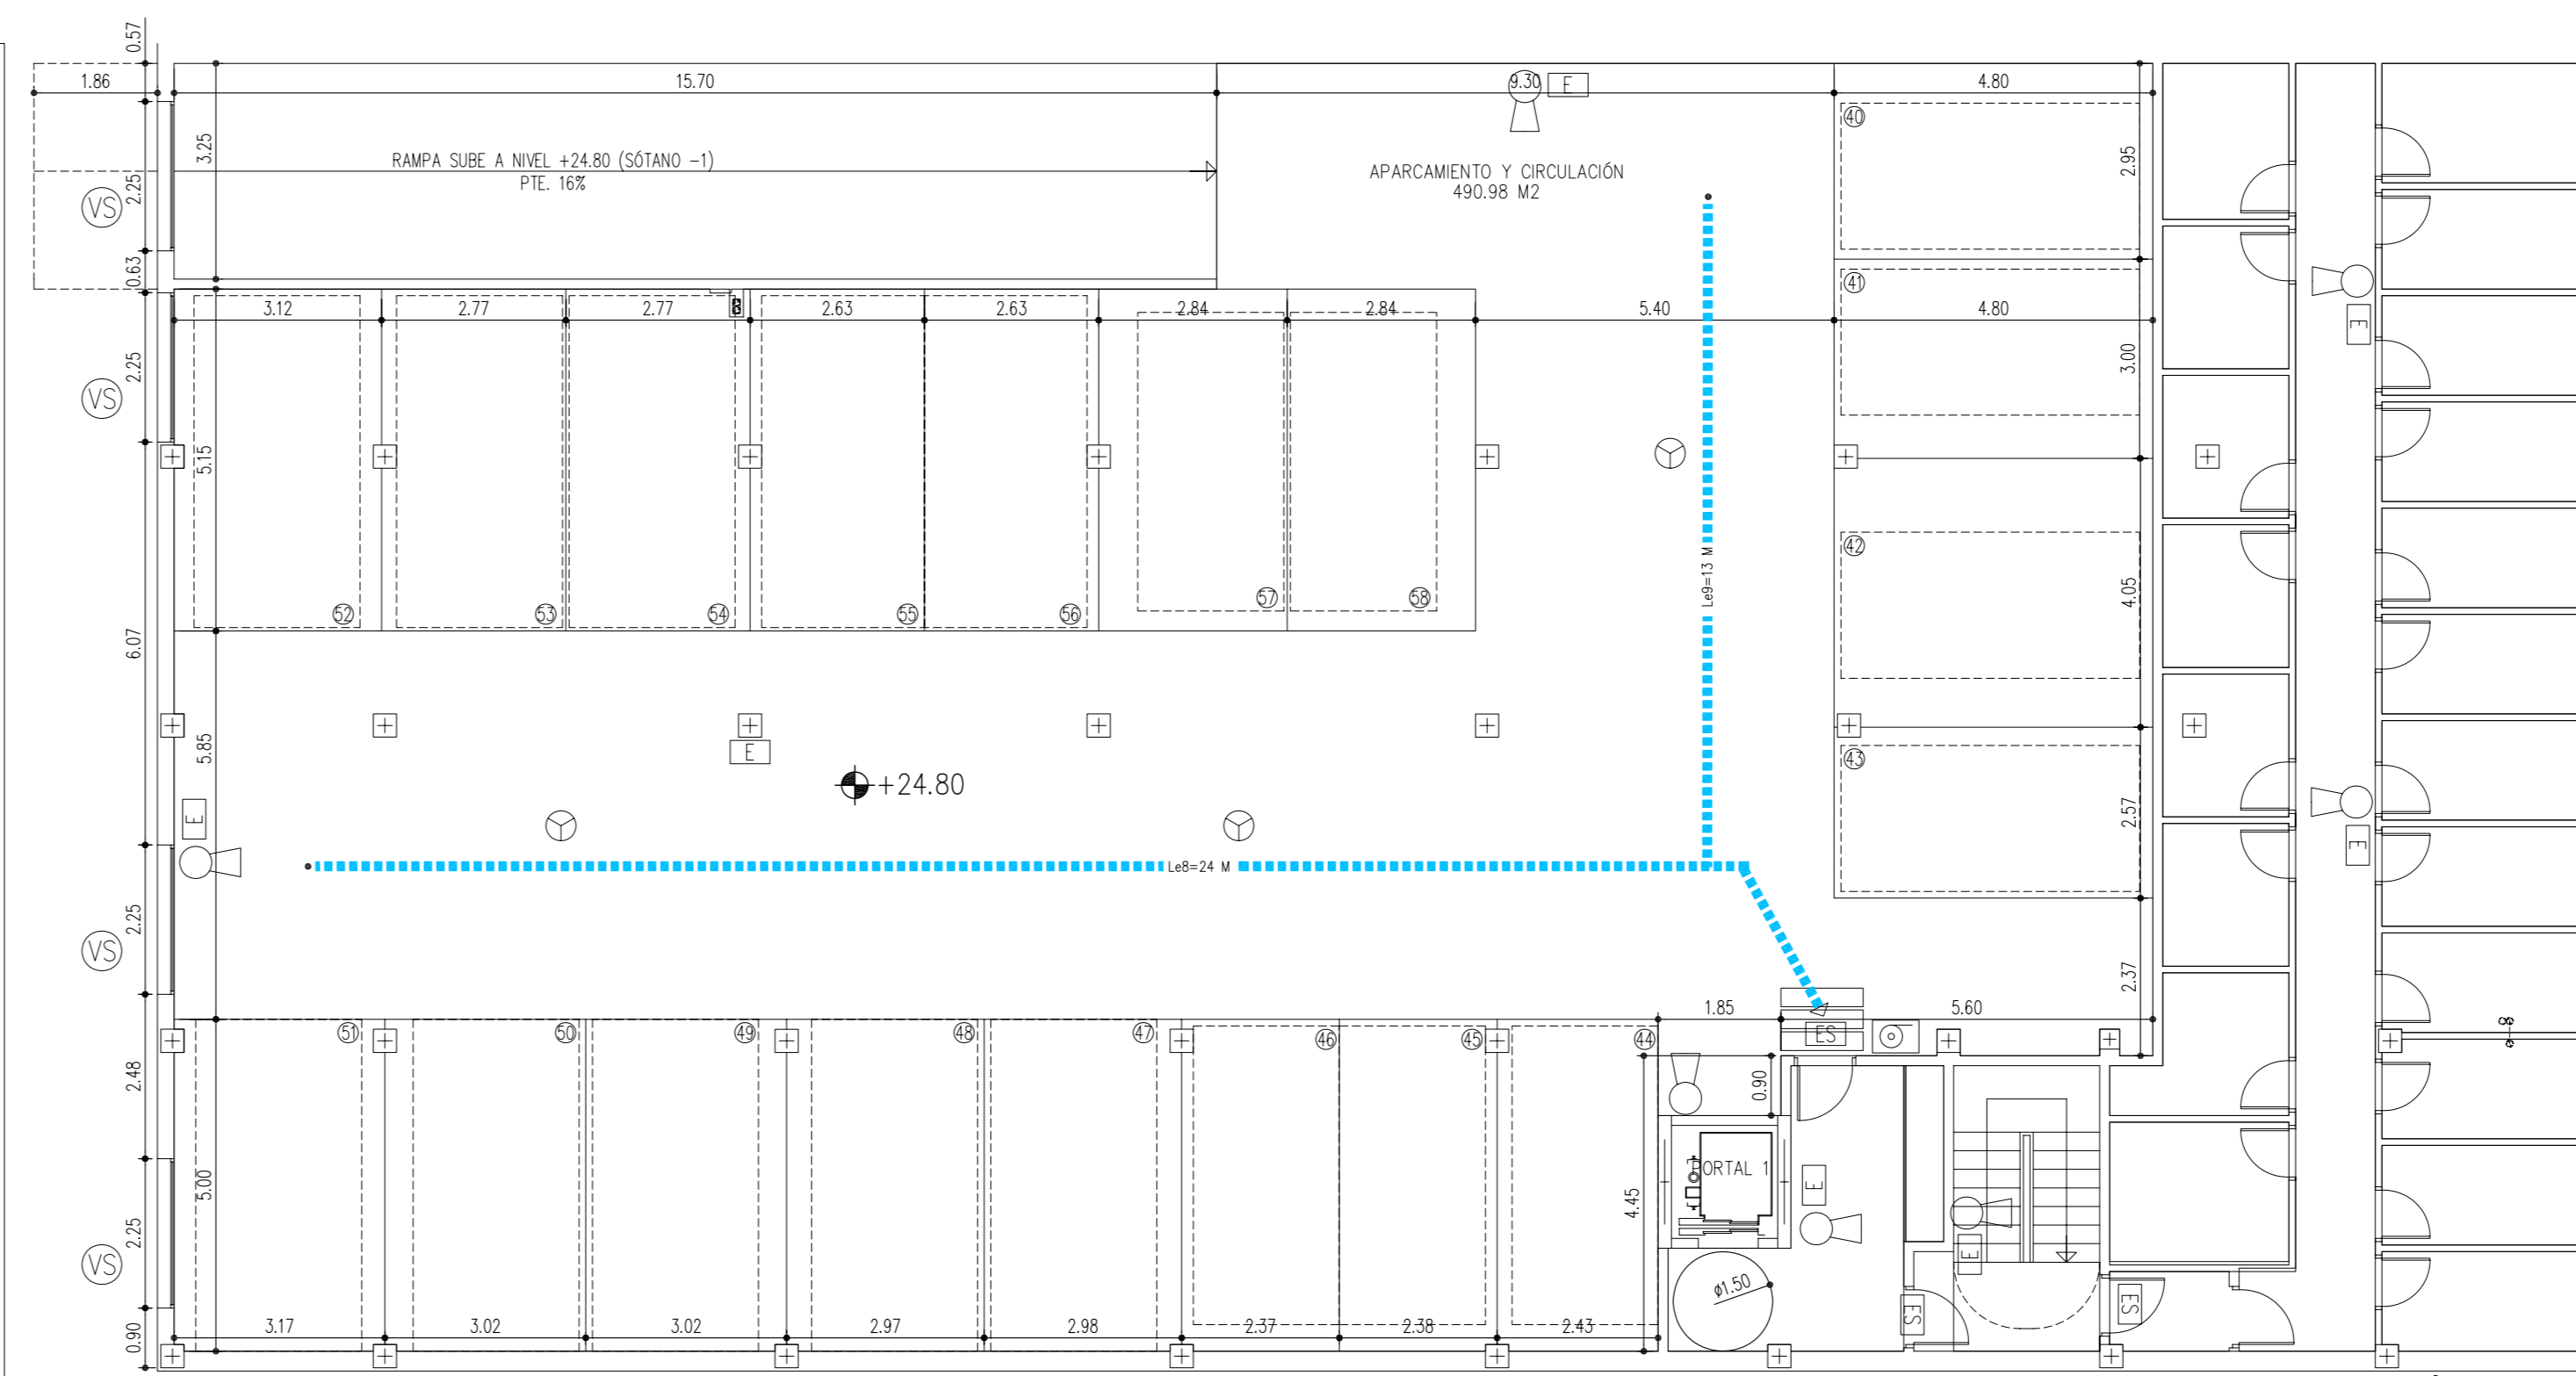

PLANTA SÓTANO -1

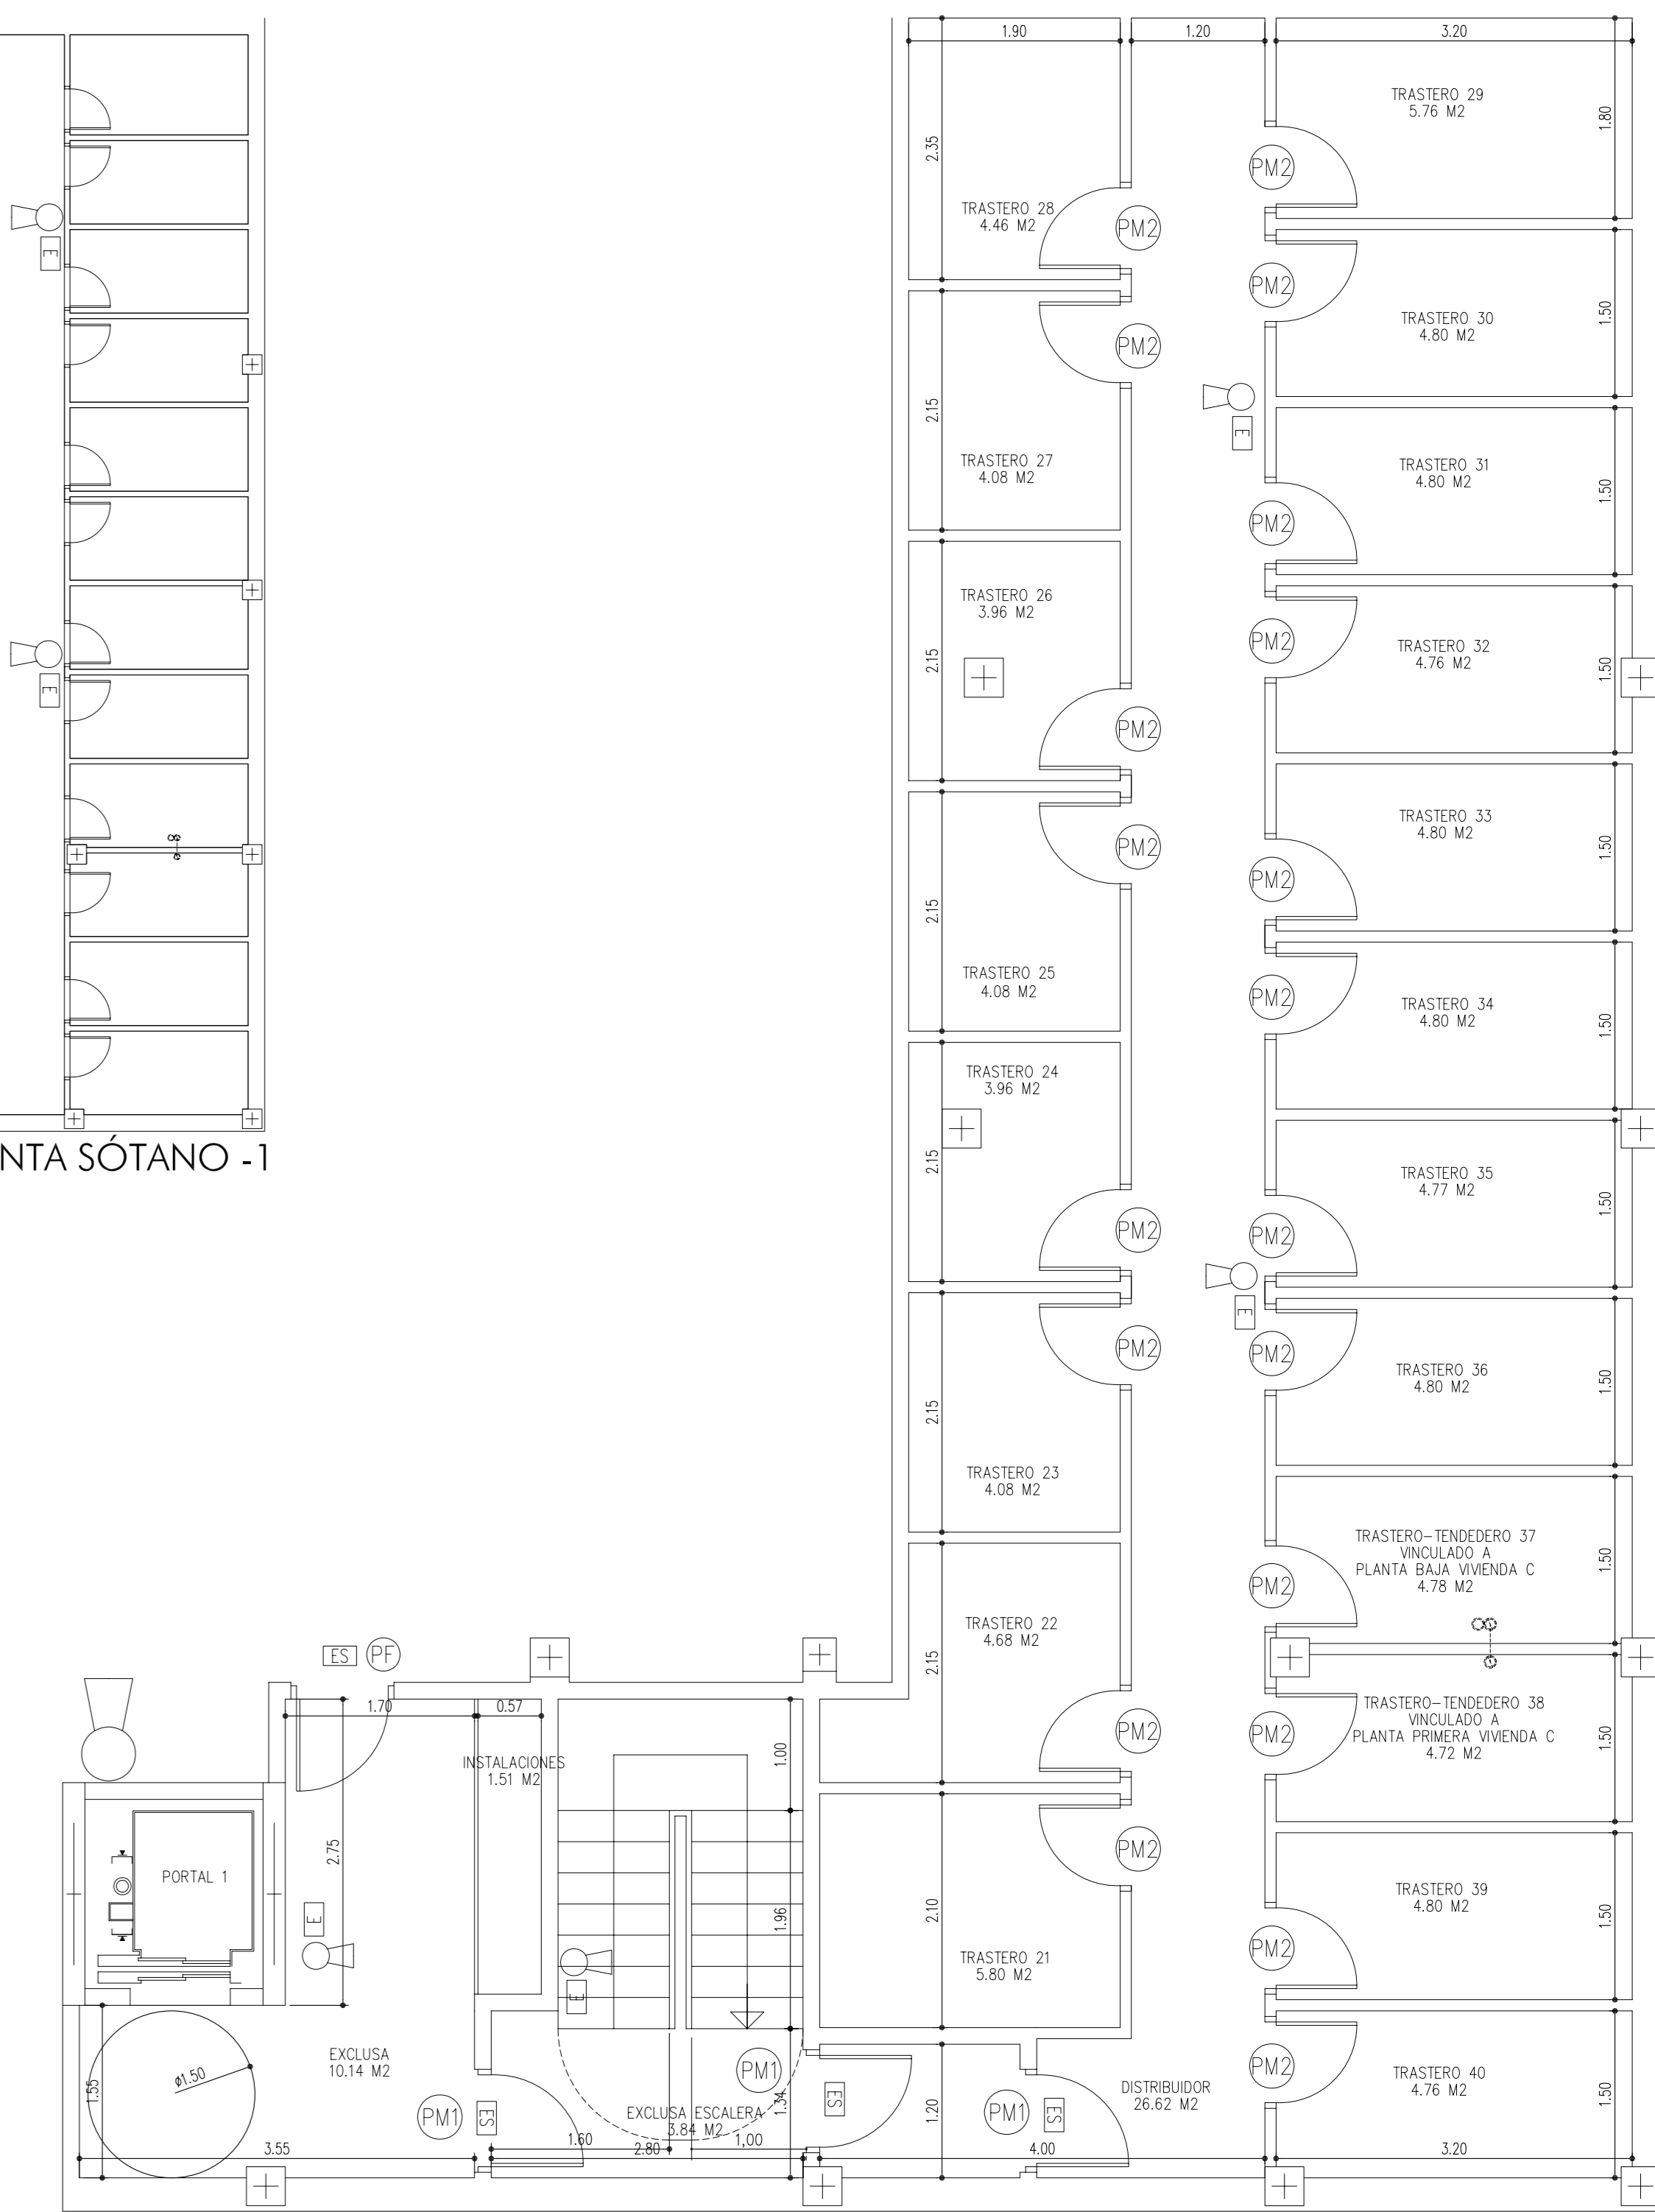

DETALLE DE TRASTEROS DE PORTAL 1 EN PLANTA SÓTANO -1 ESCALA 1/50

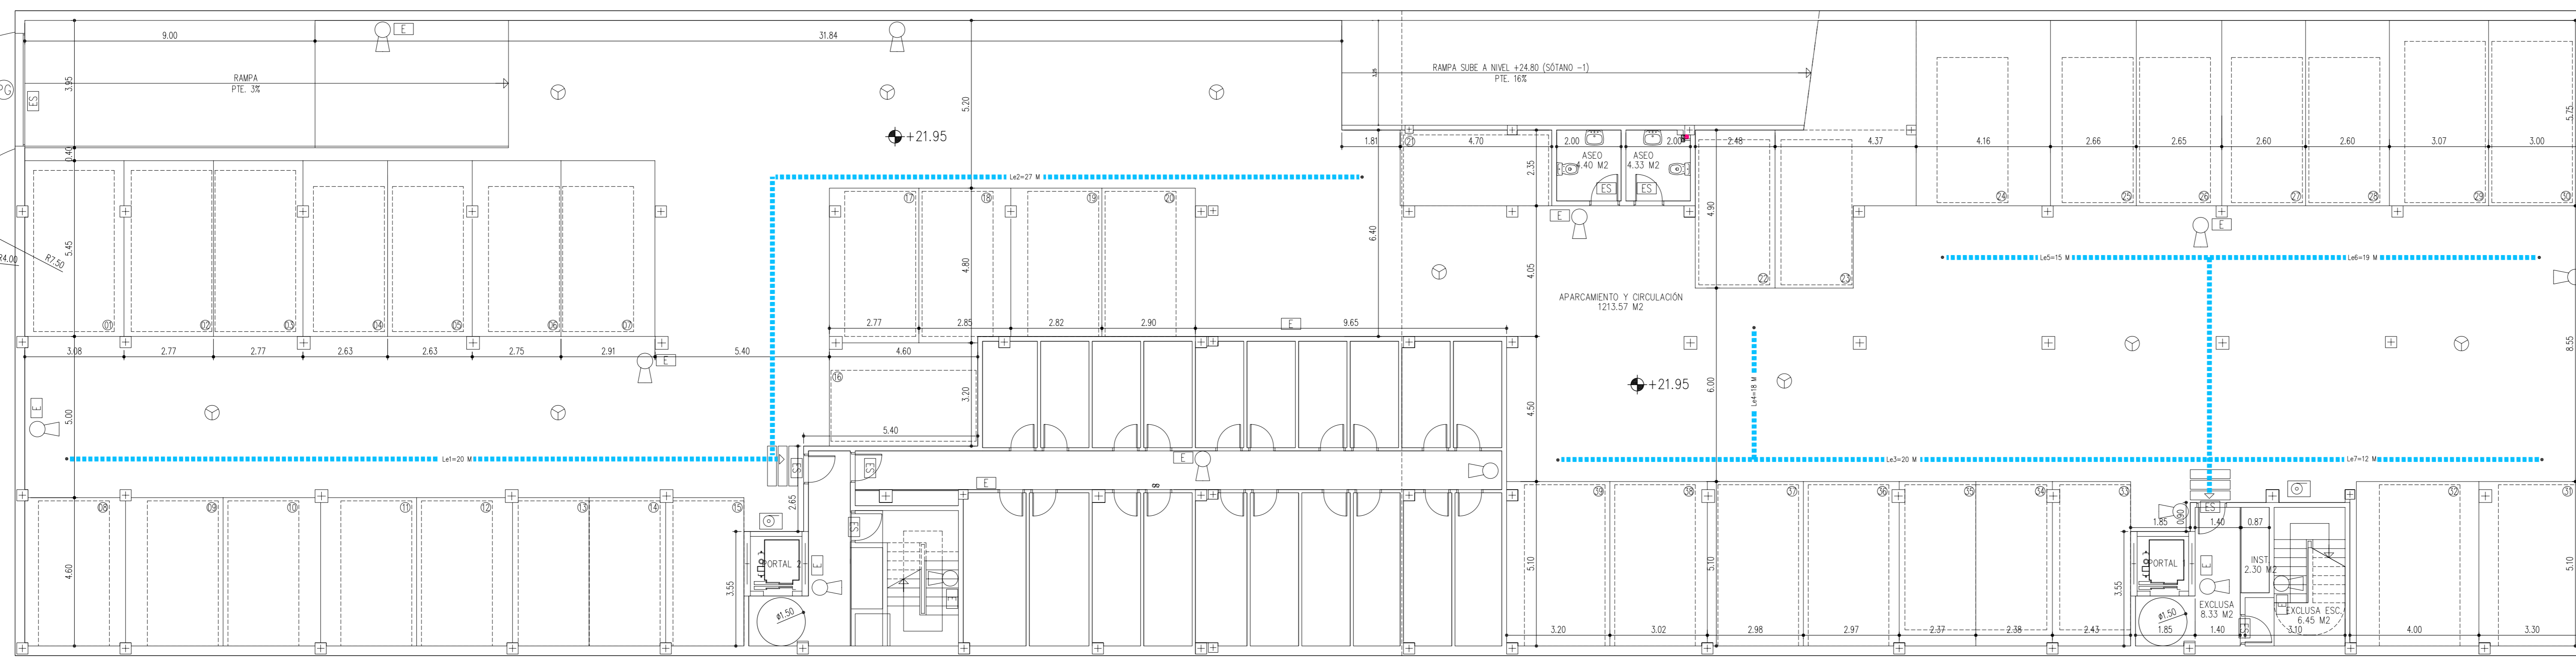

PLANTA SÓTANO -2

** NOTA: EN ESTA PLANTA, LA DISTRIBUCIÓN, SUPERFICIES ÚTILES Y CONSTRUIDAS, NO SE MODIFICAN

EMERGENCIA. SIMBOLOGÍA	
	CAJA DE CONEXIÓN
	PUNTO EMERGENCIA 300 LUMES
	PUNTO EMERGENCIA (3000-400) LUMES
	DETECTOR DE HUMO
	EXTINTOR MANUAL
	BOCA DE INCENDIO EQUIPADA (B.I.E.)

CUADRO DE SUPERFICIES PLANTA SÓTANO -2

	SUPERFICIES M2		
	ÚTIL	CONSTRUIDA	COMPUTABLE
APARCAMIENTO Y CIRCULACIÓN	1.213,57		
EXCLUSA ESCALERAS	10,23		
EXCLUSA ASCENSOR	19,00		
INSTALACIONES	6,60		
TRASTEROS	148,38		
ASEOS	8,73		
TOTAL	1.406,51	1.600,00	0,00

CUADRO DE SUPERFICIES PLANTA SÓTANO -1

	SUPERFICIES M2		
	ÚTIL	CONSTRUIDA	COMPUTABLE
APARCAMIENTO Y CIRCULACIÓN	490,98		
EXCLUSA ESCALERAS	3,84		
EXCLUSA ASCENSOR	10,14		
INSTALACIONES	1,51		
TRASTEROS	120,07		
TOTAL	626,54	740,00	0,00

	PROYECTO BÁSICO REFORMADO Y DE EJECUCIÓN PARA DOS EDIFICIOS COMPUESTOS POR: DOS PLANTAS SÓTANOS, PLANTA BAJA, DOS PLANTAS ALTAS Y PLANTA BAJOCUBIERTA PARA GARAJES, TRASTEROS Y 36 VIVIENDAS, SITO EN: RUA DO PEITEIRO. AYUNTAMIENTO DE MUGARDOS.	PLANTAS SÓTANOS. COTAS DISTRIBUCIÓN Y CONTRAINC.
	MAYO 2008 09/70000 E: 1:100	
02	PROMOTOR: VABEN CONS Y VARRICA, LITE	JOSÉ MARÍA DOMÍNGUEZ SUÁREZ Arquitecto Colegiado 702